

MAPA DO CELÓW PROJEKTOWYCH		Ark. 1/1
Oznaczenia kancelaryjne zgłoszonej pracy geodezyjnej	Nr Rob. Wyk.: 15449 / 61 / 2018 Nr ew. zgt.: GN.6642.306.2018	
O B I E K T	KOZARZE	
Jednostka ewidencyjna	Identyfikator: 201302_5 nazwa: CIECHANOWIEC	
Obręb ewidencyjny	Identyfikator: 0013 nazwa: KOZARZE	
Powiat	wysokomazowiecki	
Województwo	podlaskie	
S K A L A M A P Y	1 : 500	
Nazwa układu współrzędnych	prostokątnych płaskich KRONSZTADT 60-BD07500 AMSTERDAM-GESUT	
Oznaczenie granic obszaru, który był przedmiotem aktualizacji		
Data opracowania mapy	Ark. mapy zasadniczej: 8.183.08.11.1.1, 1.3	



Skic orientacji

Poświadczam się, że niniejszy dokument został opracowany w wyniku prac geodezyjnych i kartograficznych, których rezultatem sąwariera operat techniczny wpisany do ewidencji materiałów państwowego zasobu geodezyjnego i kartograficznego

Organ prowadzący państwowy zasób geodezyjny i kartograficzny: STAROSTA WYSOKOMAZOWIECKI

Identyfikator ewidencyjny materiału zasobu: P.2018.2018.445

Data wpisania operatu technicznego do ewidencji: 2018-04-11

Imię i nazwisko geodety: Z up. STAROSTY mgr Teresa Danuła Łaprińska

Inspektor w Wydziale Geodezji, Kartografii, Katastru i Nieruchomości

**M-GEO** GEODETA ODPRAWNIONY  
Zbigniew Milewski  
18-200 Wysokie Mazowieckie ul. Długa 78  
tel. 0 602 183 659, (086) 477 19 10  
NIP 729 293 74 28, REGON 1488339, KRS 0000015460, MKN 0000 0001 Bud.

NAZWA / imię i nazwisko Wykonawcy  
data i podpis osoby reprezentującej  
W Y K O N A W C Y

Imię i nazwisko nr uprawnień  
data i podpis geodety uprawnionego,  
który opracował mapę

W granicach opracowania brak punktów osnowy I-III klasy.  
Stużebności gruntowych brak.

Uzgodniono w Rejonie Energetycznym Bielsk Podlaski pod względem zgodności z technicznymi warunkami przyłączenia.

Trasę urządzeń skoordynować z istniejącym i projektowanym zagospodarowaniem terenu zgodnie z obowiązującymi przepisami i normami.  
Bielsk Podlaski dnia 26.07.2018


Rejon Energetyczny Bielsk Podlaski  
Wydział Przyłączenia i Rozwoju  
Sekcja Wysokie Mazowieckie  
Specjalista ds. silniczków - koordynator  
Wojciech Chytrów

UZGODNIENIE Z INWESTOREM  
Usytuowanie słupów i trasę linii kablowej nN 0,4 kV oświetlenia ulicznego w pasie drogowym uzgadniam pozytywnie.  
2018-08-08  
URZĄD MIEJSKI w Ciechanowcu  
ul. Mickiewicza 1, 18-230 Ciechanowiec  
tel. 086 277 11 45, fax 086 277 13 66  
NIP 722-10-04-454 REGON 000527405

projektowana	Opis występującej infrastruktury
---	energetyczna kablowa nN 0,4 kV
●	słup oświetleniowy stalowy 7 m z oprawą 70W

Starosta Wysokomazowiecki  
Dokumentacja nr GN.6630.47.2018  
była przedmiotem narady koordynacyjnej na zebraniu zainteresowanych podmiotów w dniu 2018-08-08 w siedzibie Starostwa Powiatowego w Wysokim Mazowieckiem, przy ul. Ludowej 15A przeprowadzonej zgodnie z art. 7d pkt. 2 i art. 28b ust. 1 i ust. 4 ustawy z dnia 17 maja 1989r Prawo geodezyjne i kartograficzne.

Z up. STAROSTY  
mgr Teresa Danuła Łaprińska  
Przewodniczący Biura Koordynacyjnej

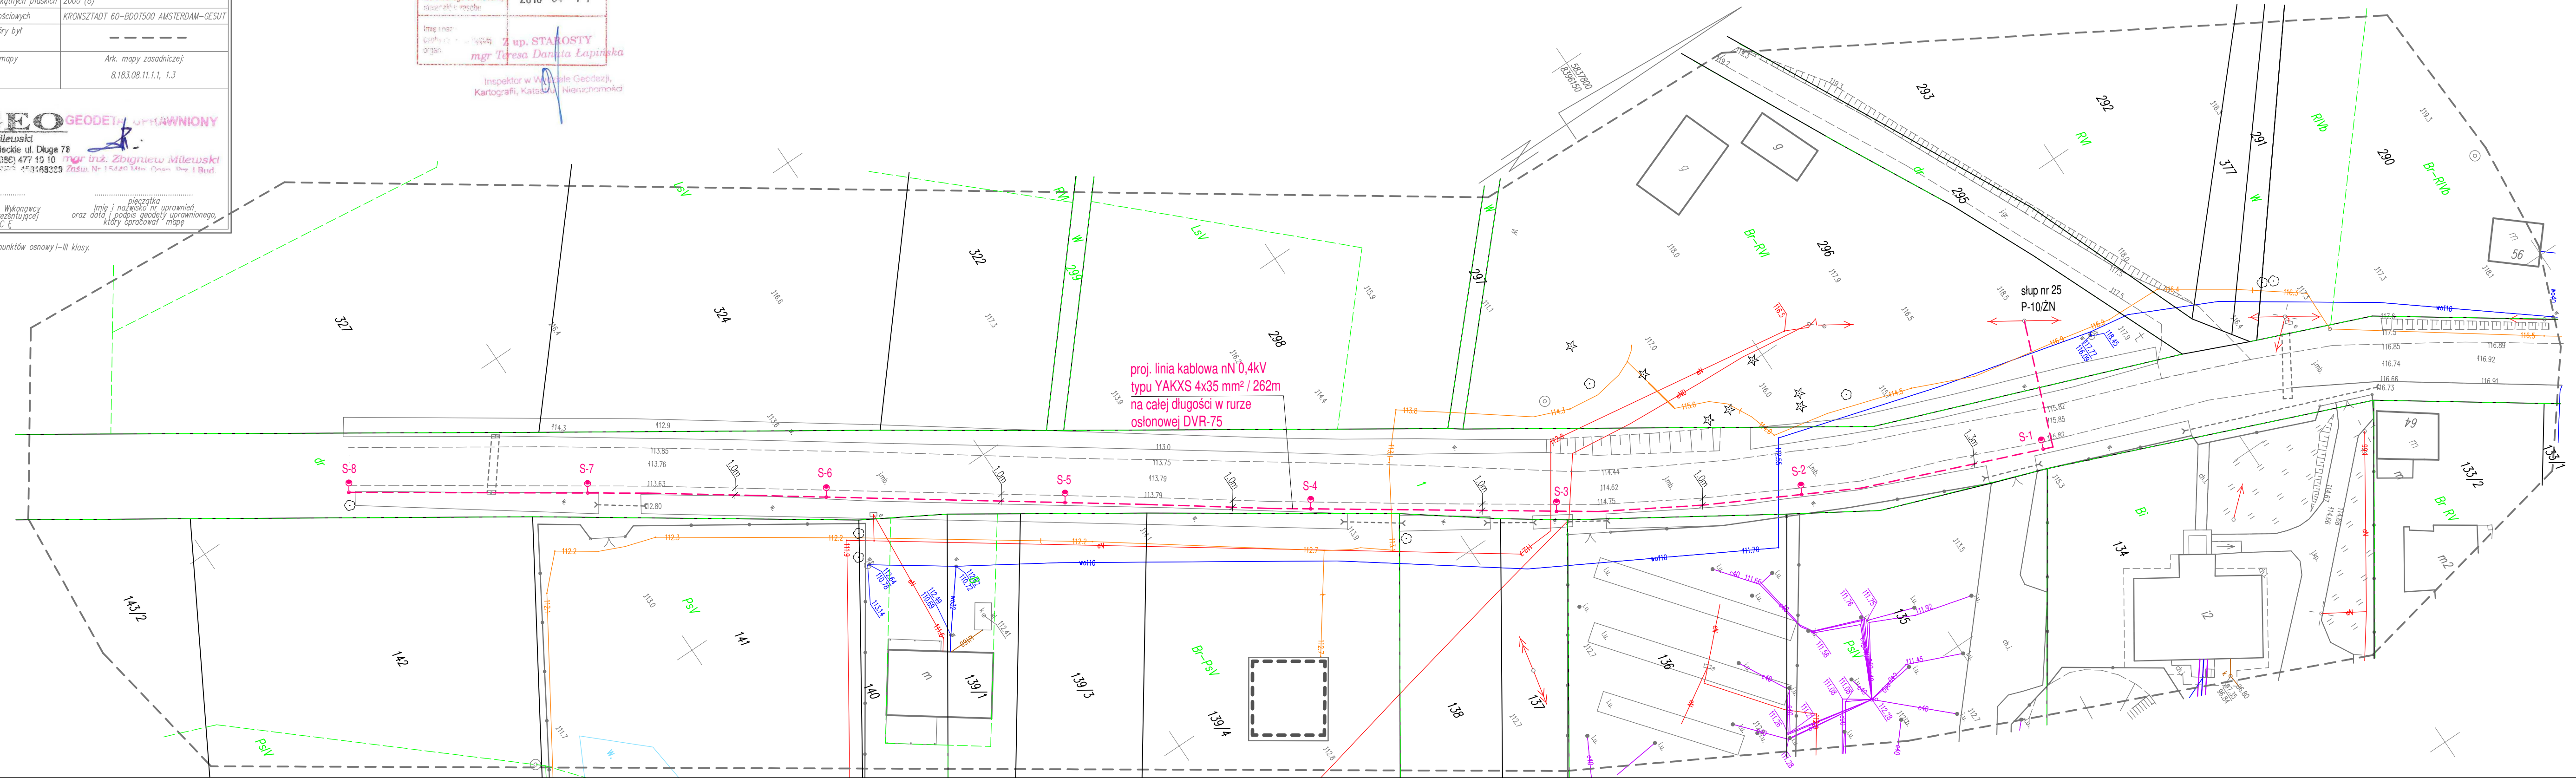

Stadium	PROJEKT BUDOWLANO-WYKONAWCZY
Nazwa opracowania	Budowa elektroenergetycznej linii kablowej nN 0.4 kV oświetlenia drogowego we wsi Kozarze gm. Ciechanowiec.
Adres budowy	wieś: KOZARZE, gmina: CIECHANOWIEC, powiat: wysokomazowiecki, woj: podlaskie,
Rysunek 1 Arkusz 1	PROJEKT ZAGOSPODAROWANIA TERENU skala 1:500
INWESTOR:	GMINA CIECHANOWIEC ul. Mickiewicza 1 18-200 Ciechanowiec
Pracownia:	ELMAK Maciej Czech, tel. 501521345, email: elmak.mc@wp.pl
Projektant	MACIEJ CZECH upr. bud. nr PDL/0074/POOE/09
Współpraca	inż. Adam Perkowski
Branża	Elektryczna data: 18 czerwiec 2018r.